



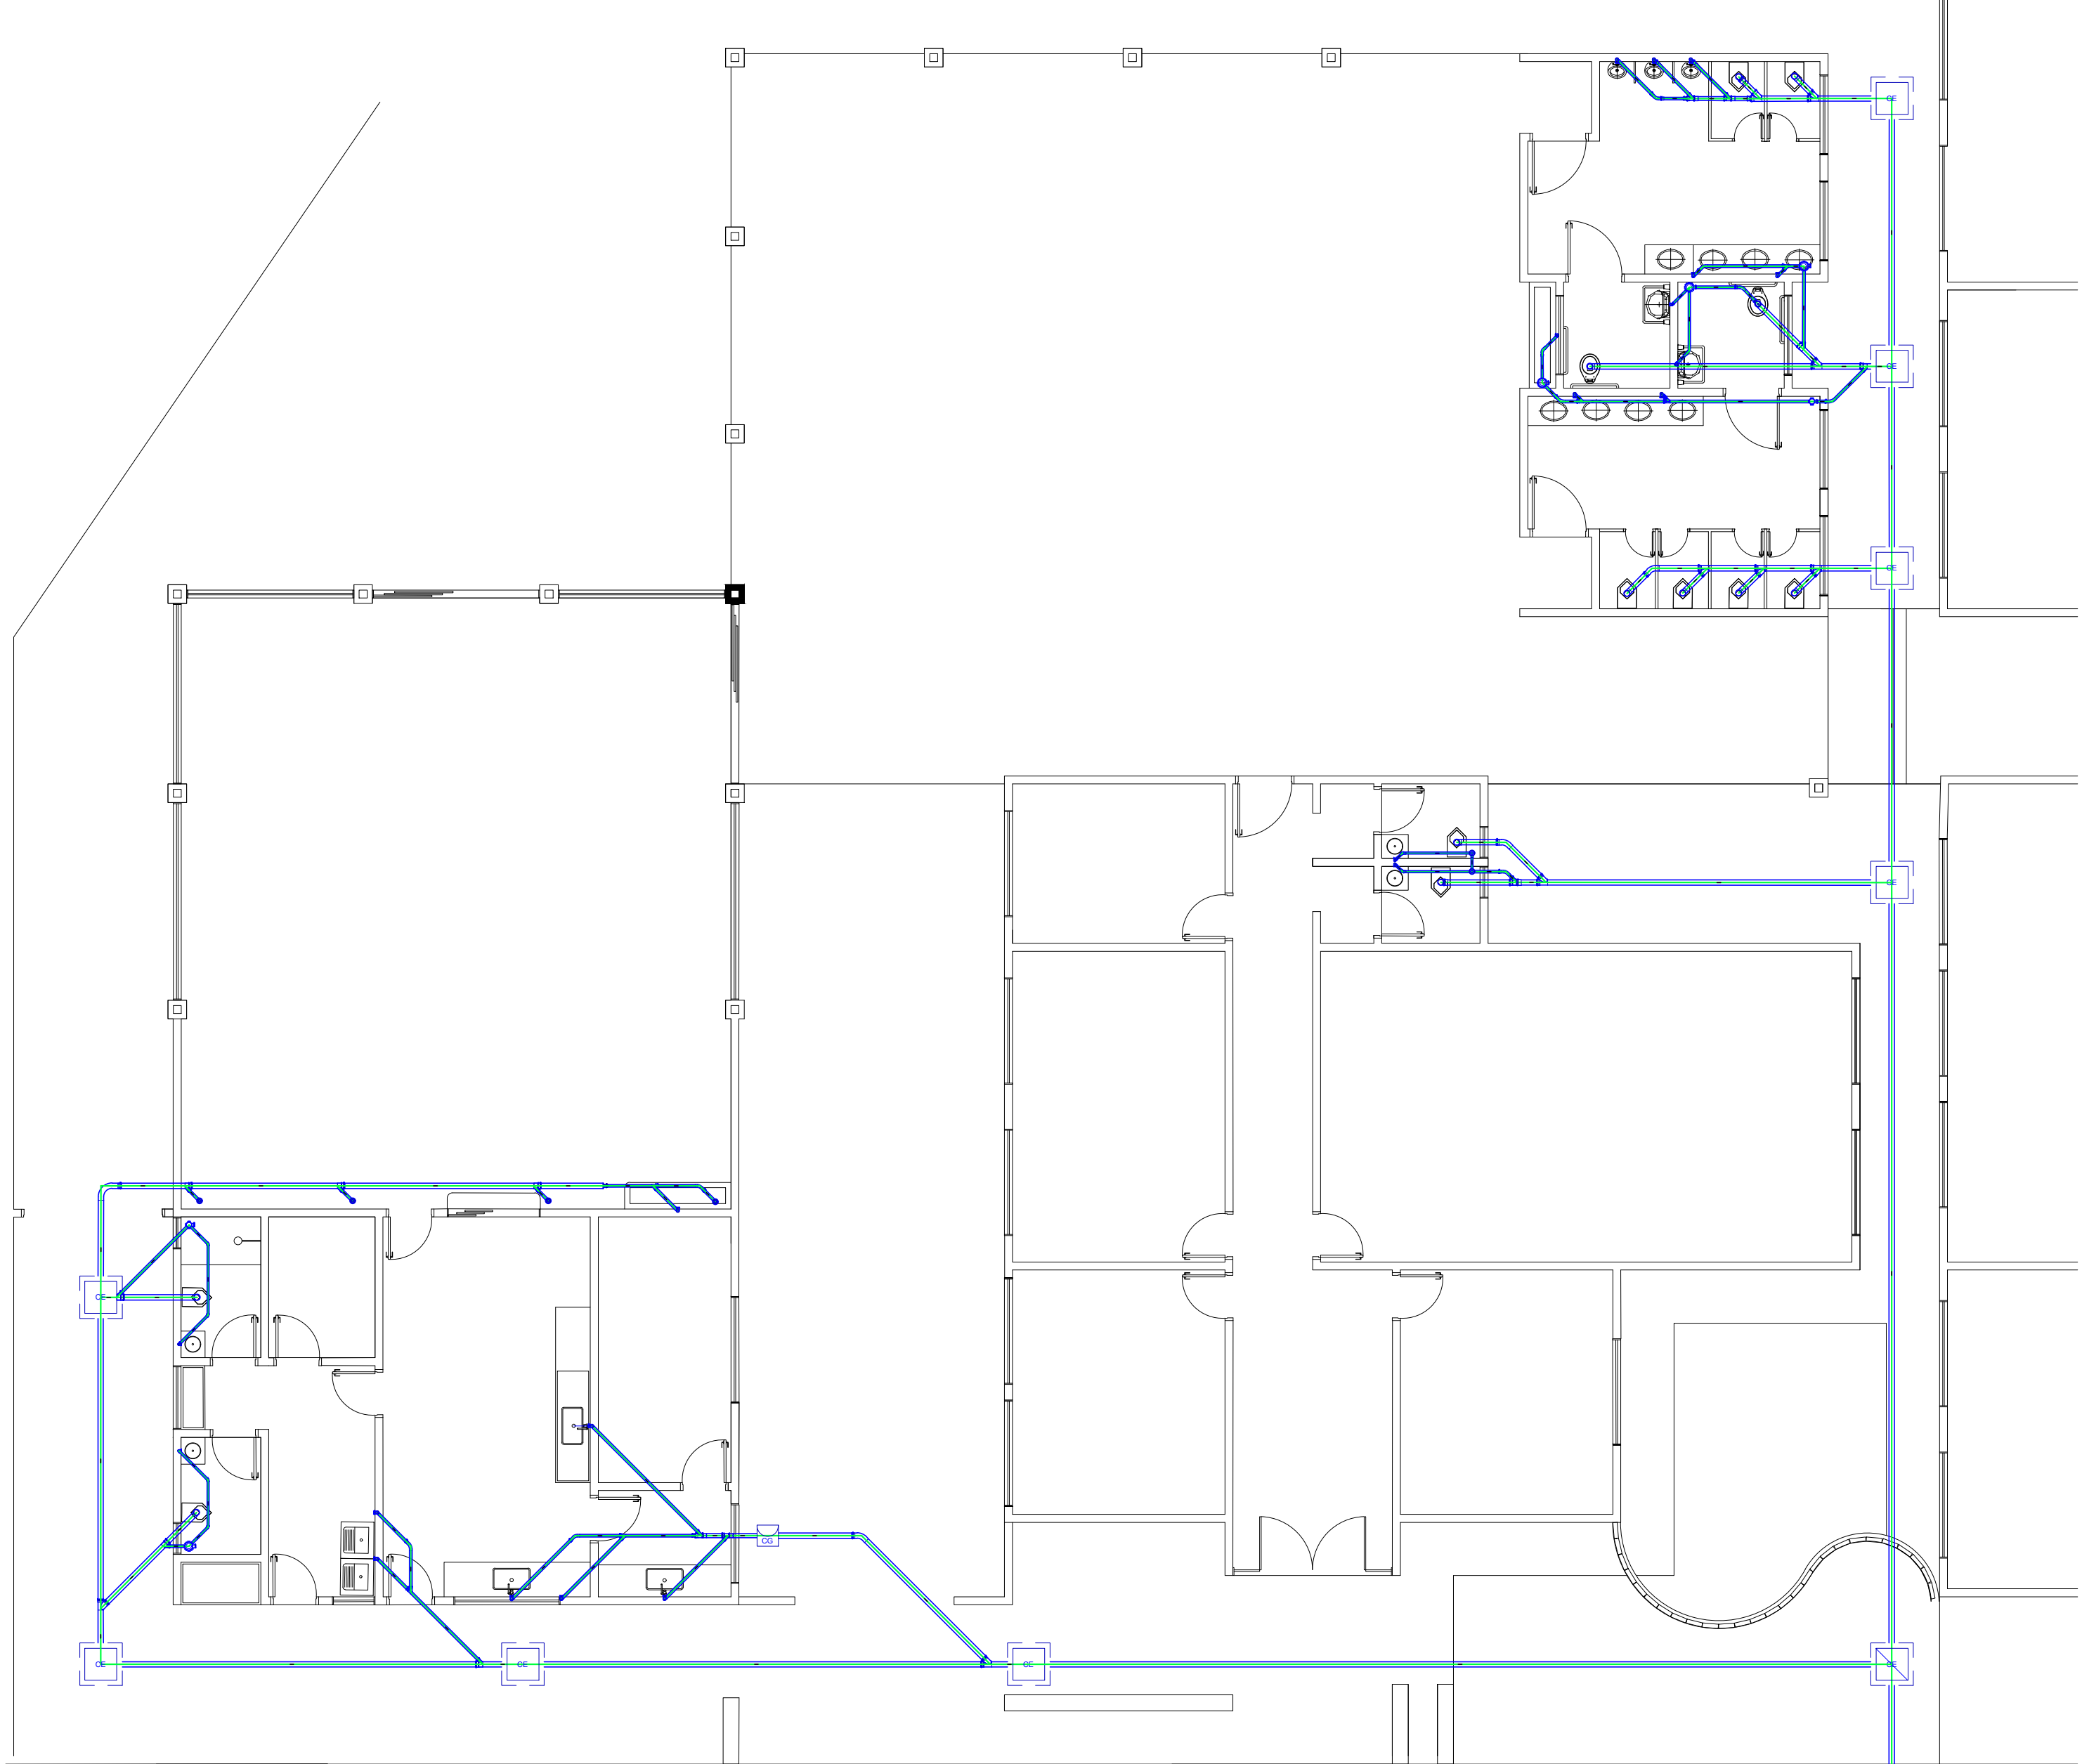


PLANTA BAIXA
Escala 1:100

Lista de materiais do projeto Sanitário


Esgoto - Caixa de Passagem	
Caixa de passagem	1 pz
CG 60x60 cm	
Caixa de inspeção esgoto simples	10 pz
CE 40x60 cm	
Esgoto - PVC Acessórios	
Caixa solidada	1 pz
100x100x100	
Rabo seco saída sold. 40	
100 mm - 50 mm	1 pz
Rabo sfendido alt. reg. saída - 50	
100 mm - 50 mm	10 pz
Sifão de corpo p. pia e lavatório	
1" - 1 1/2"	10 pz
1" - 2"	7 pz
Sifão flexível p/ Mictório	
1.1/4" - 2"	3 pz
Válvula p/ lavatório e tanque	
1"	16 pz
Válvula Americana	
1"	3 pz
Esgoto - PVC Esgoto	
Curva 45 longo	
100 mm	3 pz
50 mm	9 pz
Curva 45 longo Amarelo	
50 mm	2 pz
Curva 90 curta	
100 mm	10 pz
50 mm	7 pz
20 mm	3 pz
Curva 90 longa	
100 mm	1 pz
Joelho 45	
40 mm	6 pz
Joelho 90	
100 mm	1 pz
50 mm	25 pz
Joelho 90 e visita	
100 mm - 50 mm	1 pz
Joelho 90 canal p/ esgoto secundário	
40 mm - 1.1/2"	7 pz
Juncão duplo	
75 mm	1 pz
Juncão simples	
100 mm - 50 mm	9 pz
50 mm - 50 mm	6 pz
75 mm - 50 mm	4 pz
Piso	
50 mm	1 pz
Redução excêntrica	
100 mm - 50 mm	1 pz
100 mm - 75 mm	1 pz
75 mm - 50 mm	2 pz
Tubo rígido PVC c/ ponta e boca soldável	
100 mm - 4"	1 (1.600) m
75 mm - 2"	1.600 m
50 mm - 2"	40,78 m
40 mm	14,13 m

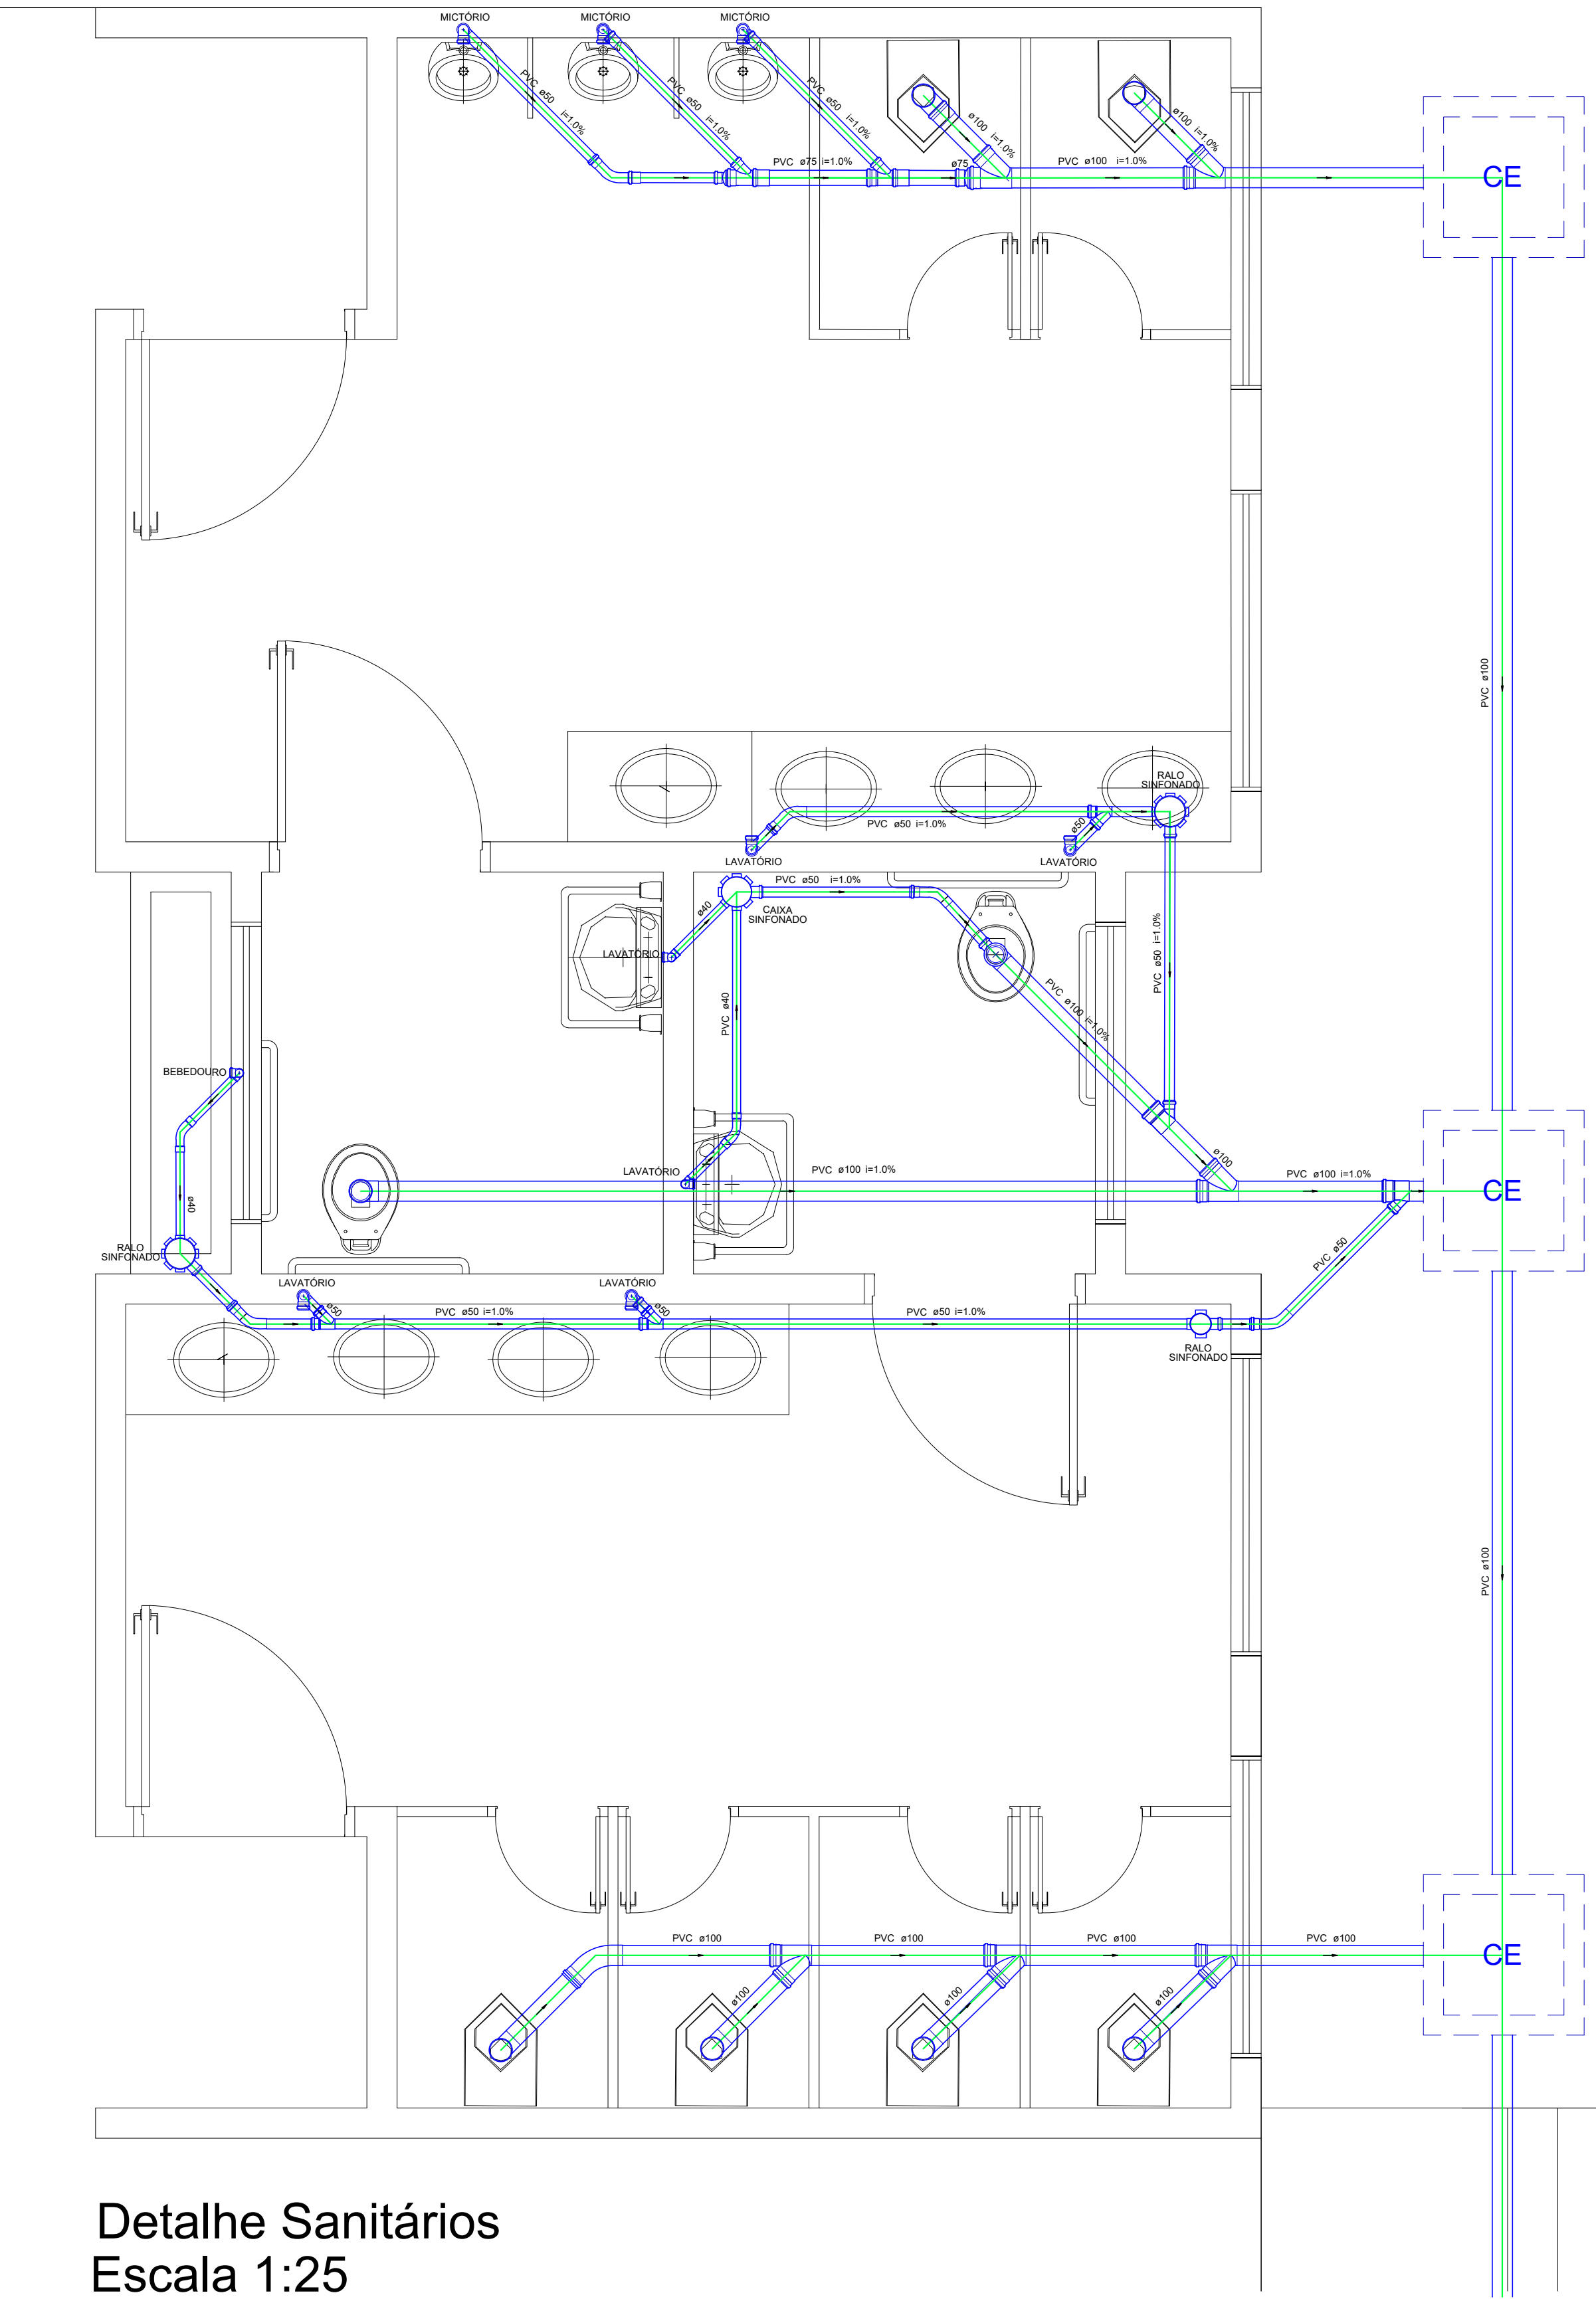

Detalhe Sanitários
Escala 1:25

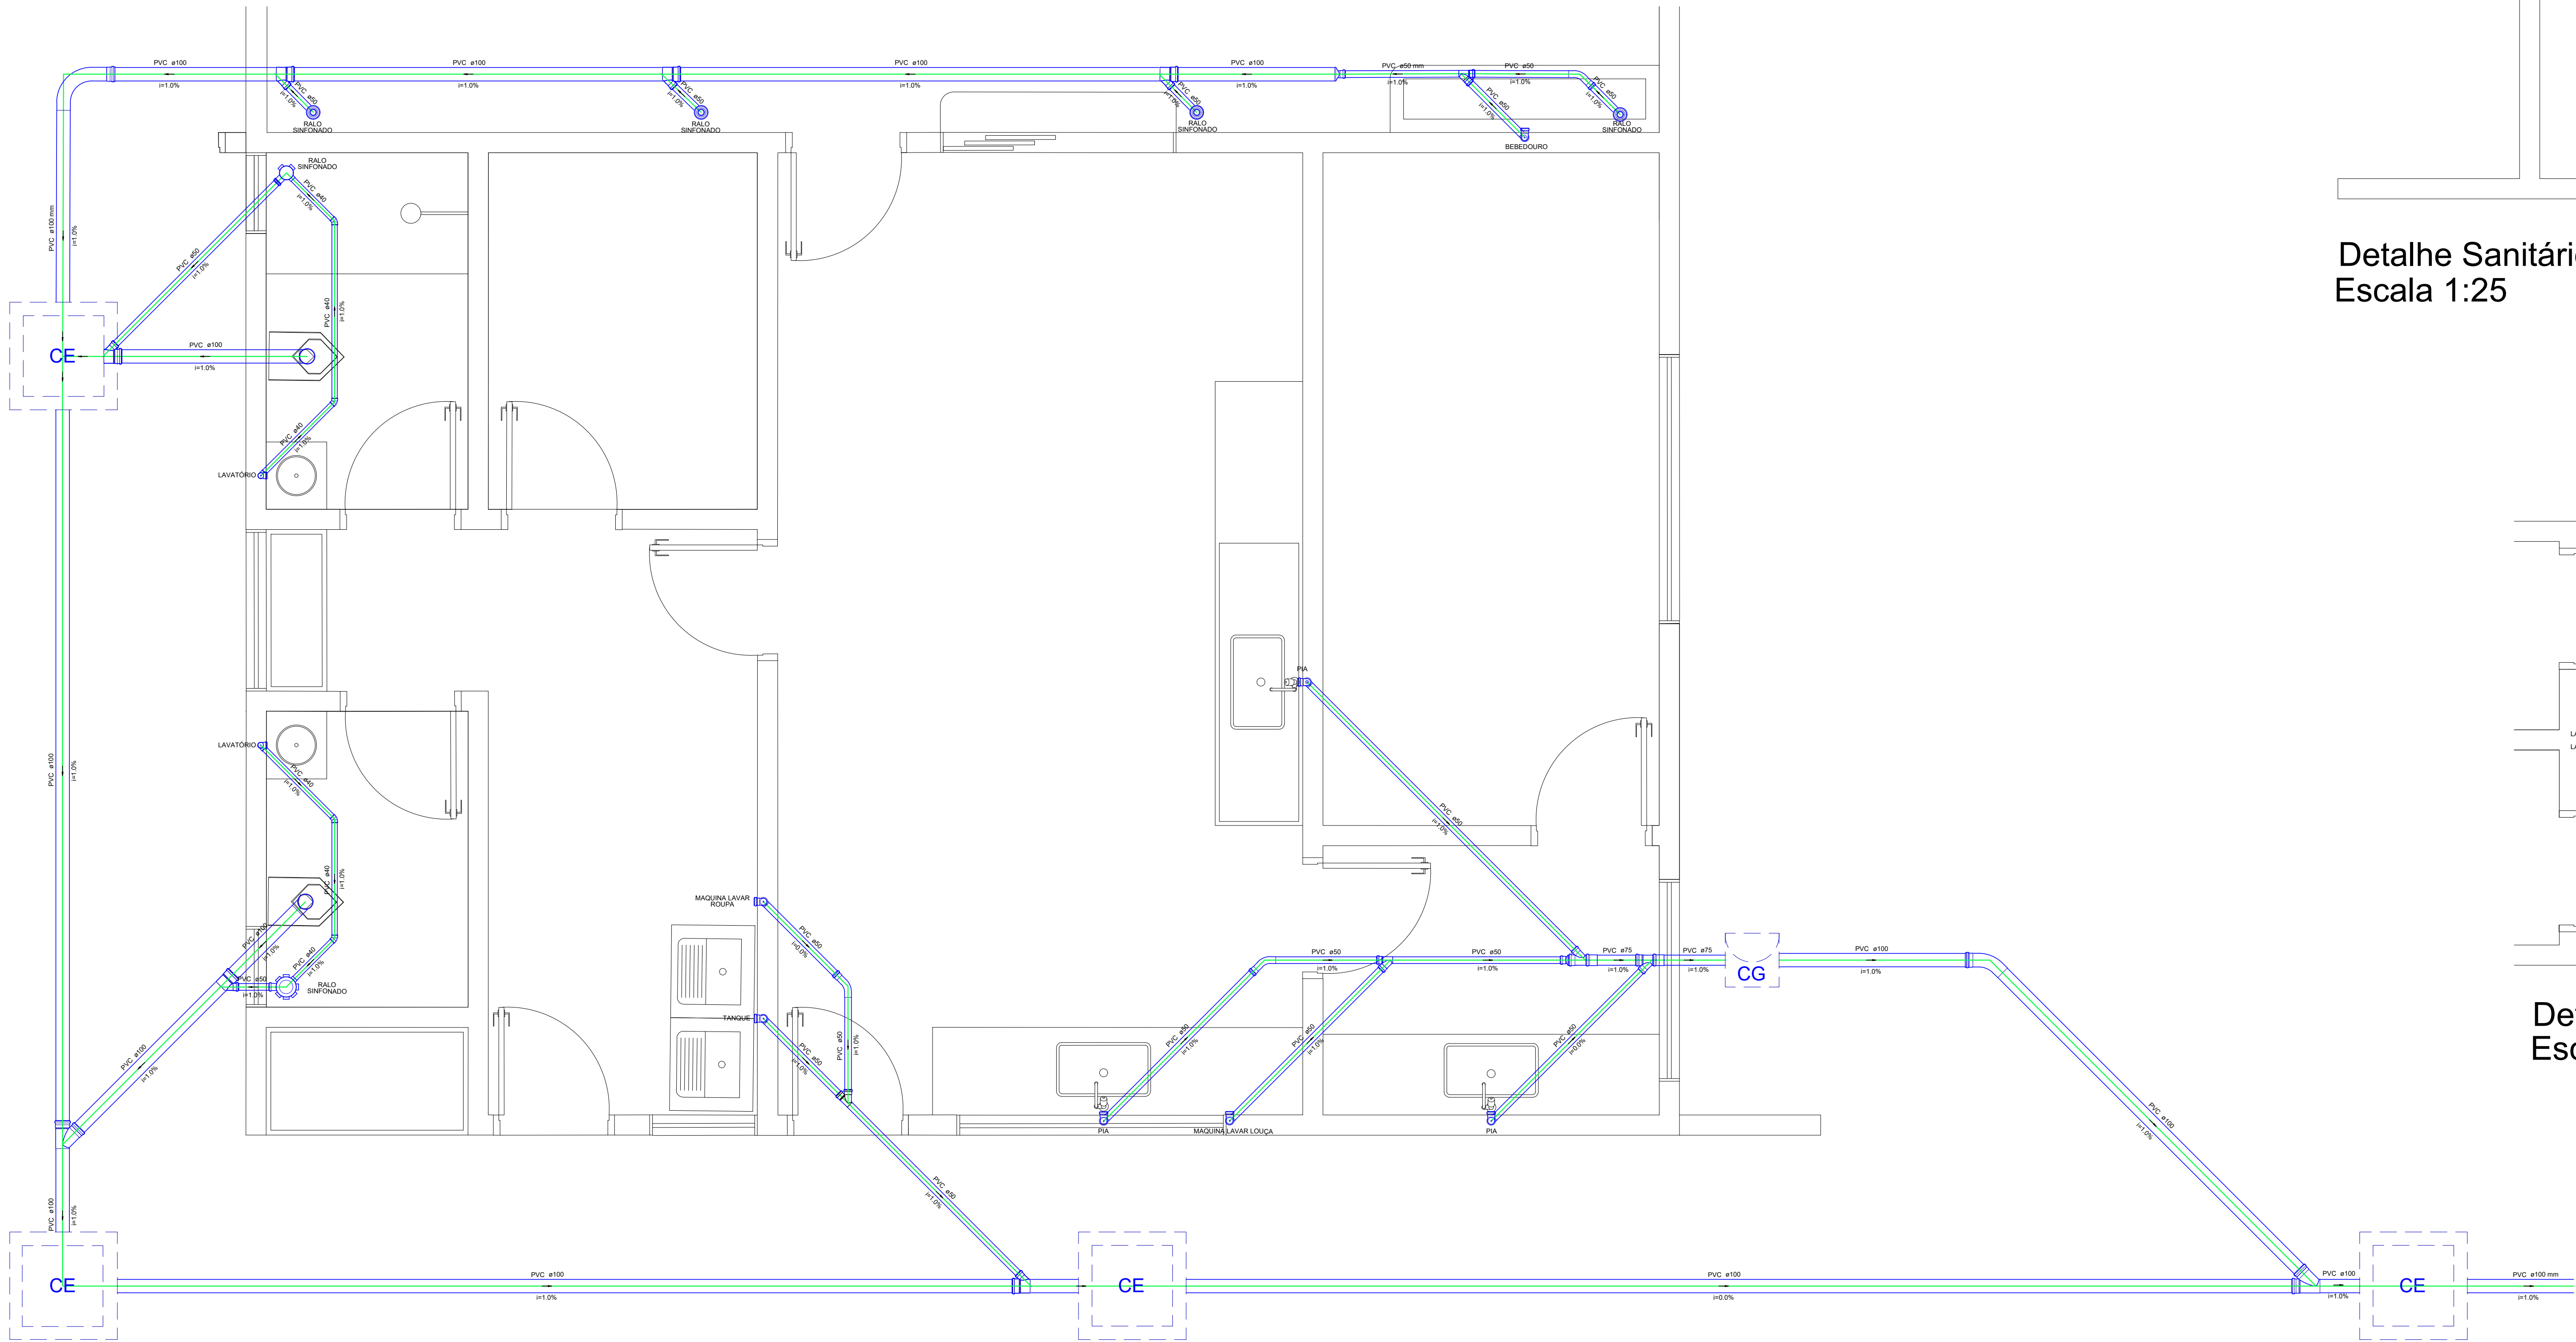

Detalhe Refeitório
Escala 1:25

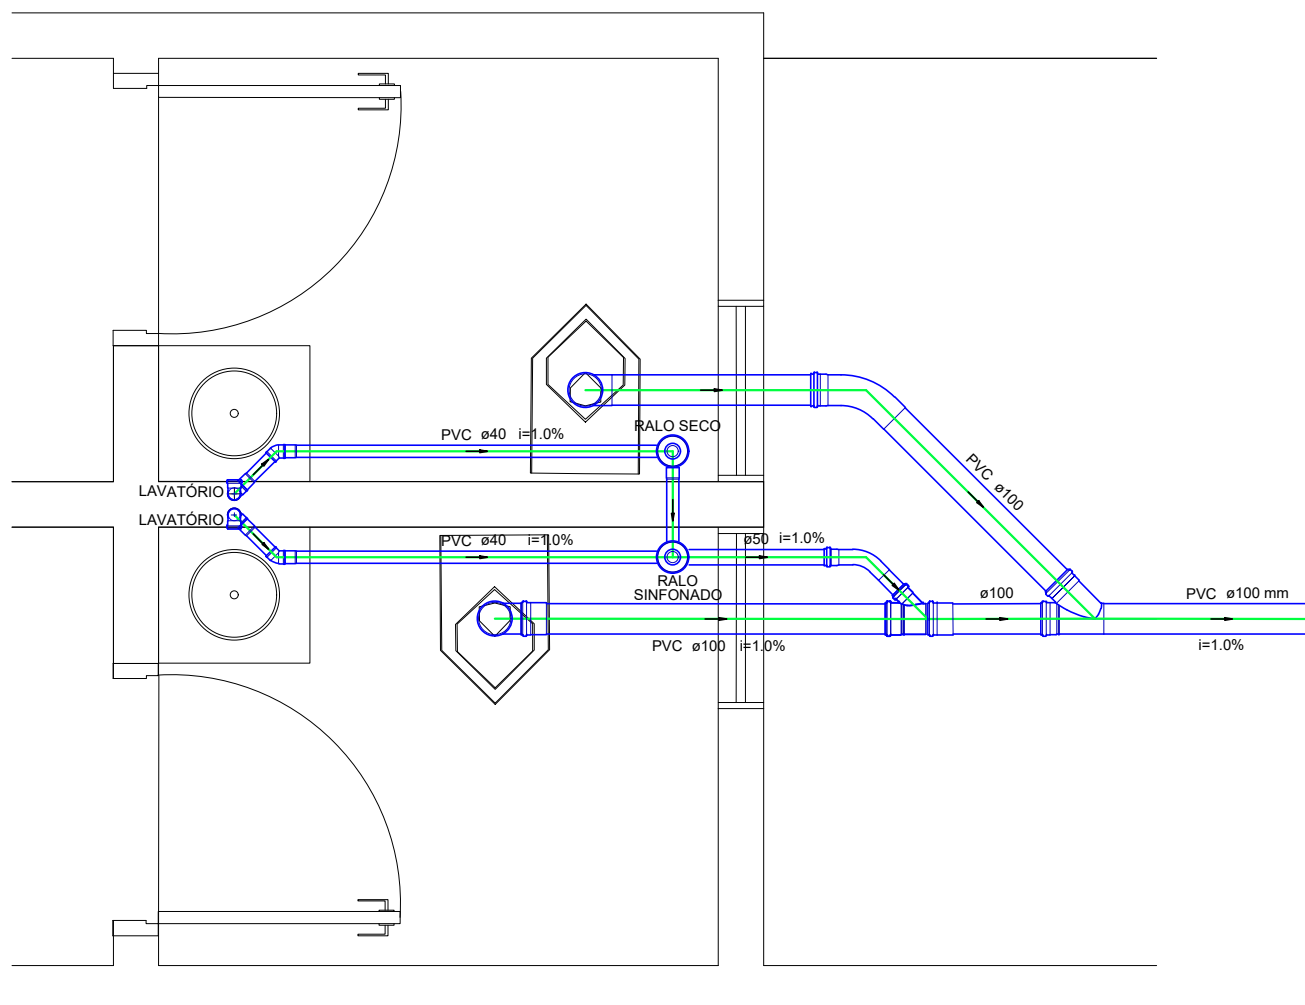

Detalhe Banheiros Administração
Escala 1:25

		PREFEITURA ESTÂNCIA TURÍSTICA DA ESTÂNCIA TURÍSTICA DE SANTA FÉ DO SUL DE TRABALHANDO POR VOCÊ SANTA FÉ DO SUL-SP	
Cidade: CONSTRUÇÃO DE UM PRÉDIO ESCOLAR			
PROJETO: HIDRAULICO - SANITÁRIO		FOLHA: ÚNICA	
LOCAL: ALVA DA LARANJEIRA END AV. DOS PIONEIROS	TERMINO: 3 10/2017	DATA: 10/10/2017	VISTO:
CONSTRUTORA: PROJETO: 1001/2017	ESCALA: 1:100		
ÁREA: 1.100 m²	DESENHO: RENATA		